


凡 例					
部 品	名 称	部 品	名 称	部 品	名 称
	絶縁継手		コンクリート掘削		既設撤去管
	分岐ガス栓・メーターガス栓		アスファルト掘削		既設放案管
	既設管より取出し		PEバルブ	特記無き配管についてはSGP（亜鉛メッキ鋼管）とする。	

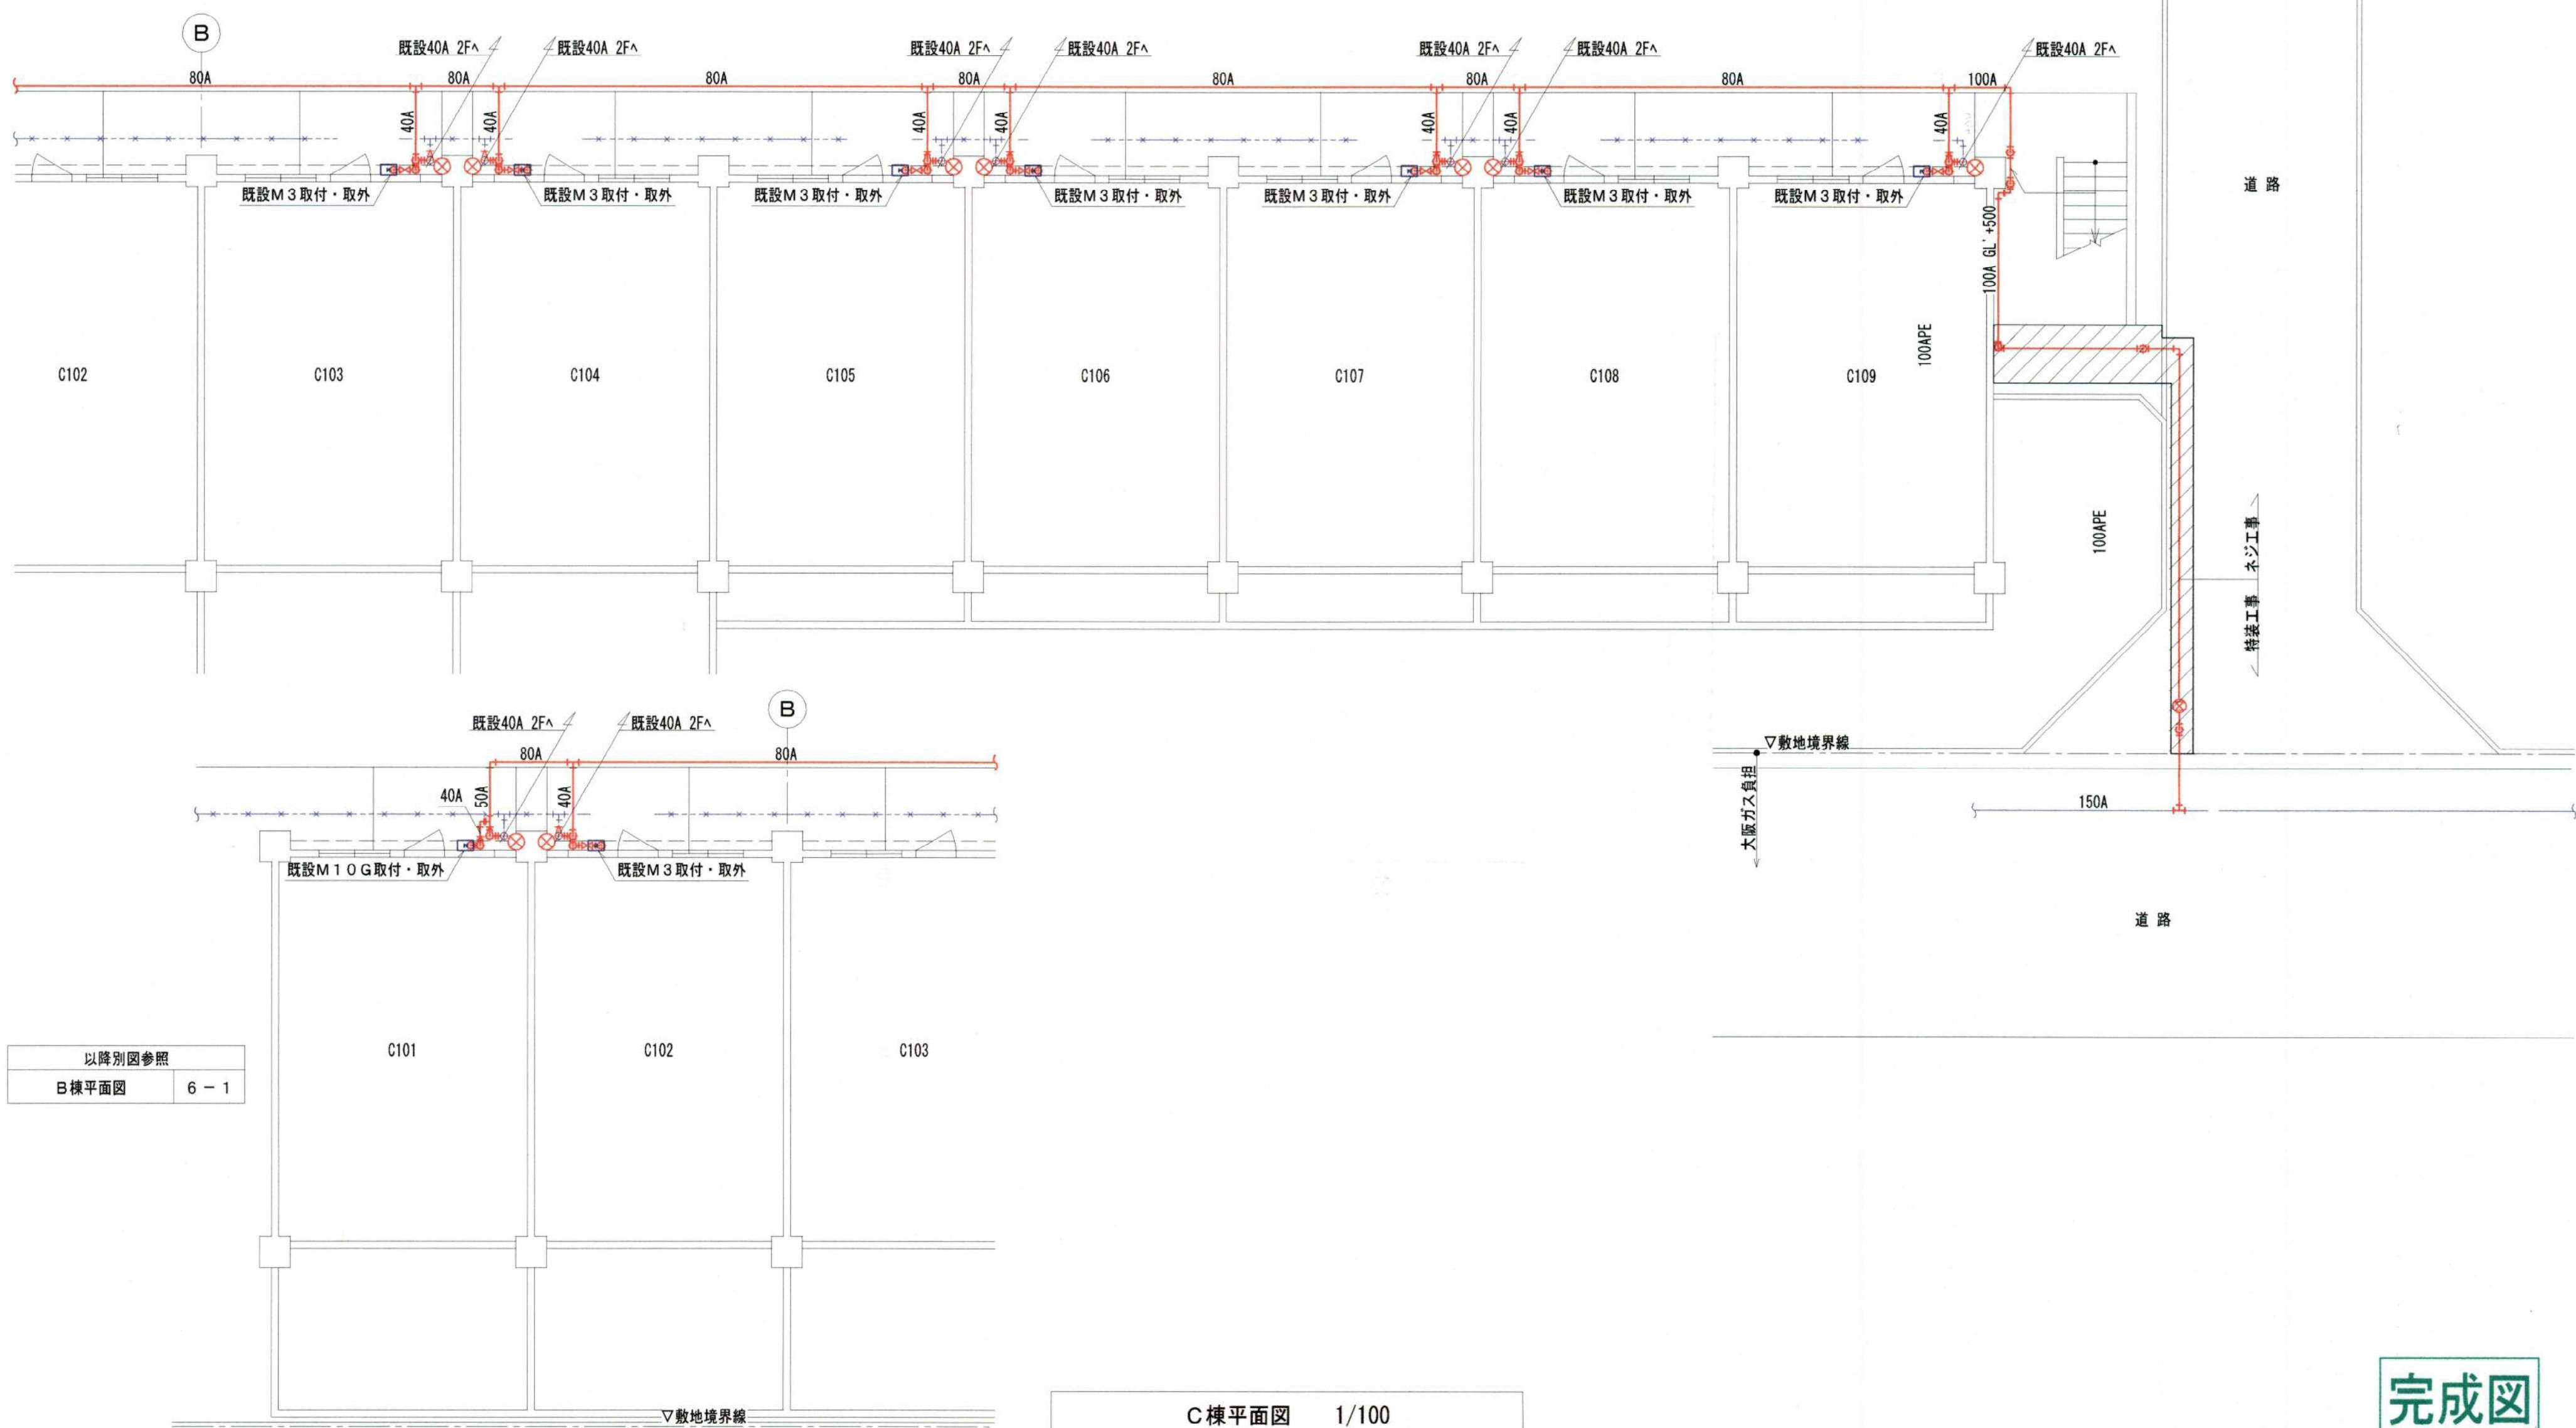

以降別図参照	
B棟平面図	6 - 1

完成図

大阪ガス(株)エネルギー事業部  
兵庫エネルギー事業部

検 図	検 図	製 図

工事名称  
平成19年度 川西市営花屋敷団地 ガス配管改修工事  
図面名称  
C棟平面図

縮尺  
1 / 100

図面番号  
3 / 6  
全葉